






1 **INSTALAÇÃO HIDRÁULICA**  
ESCALA 1:50

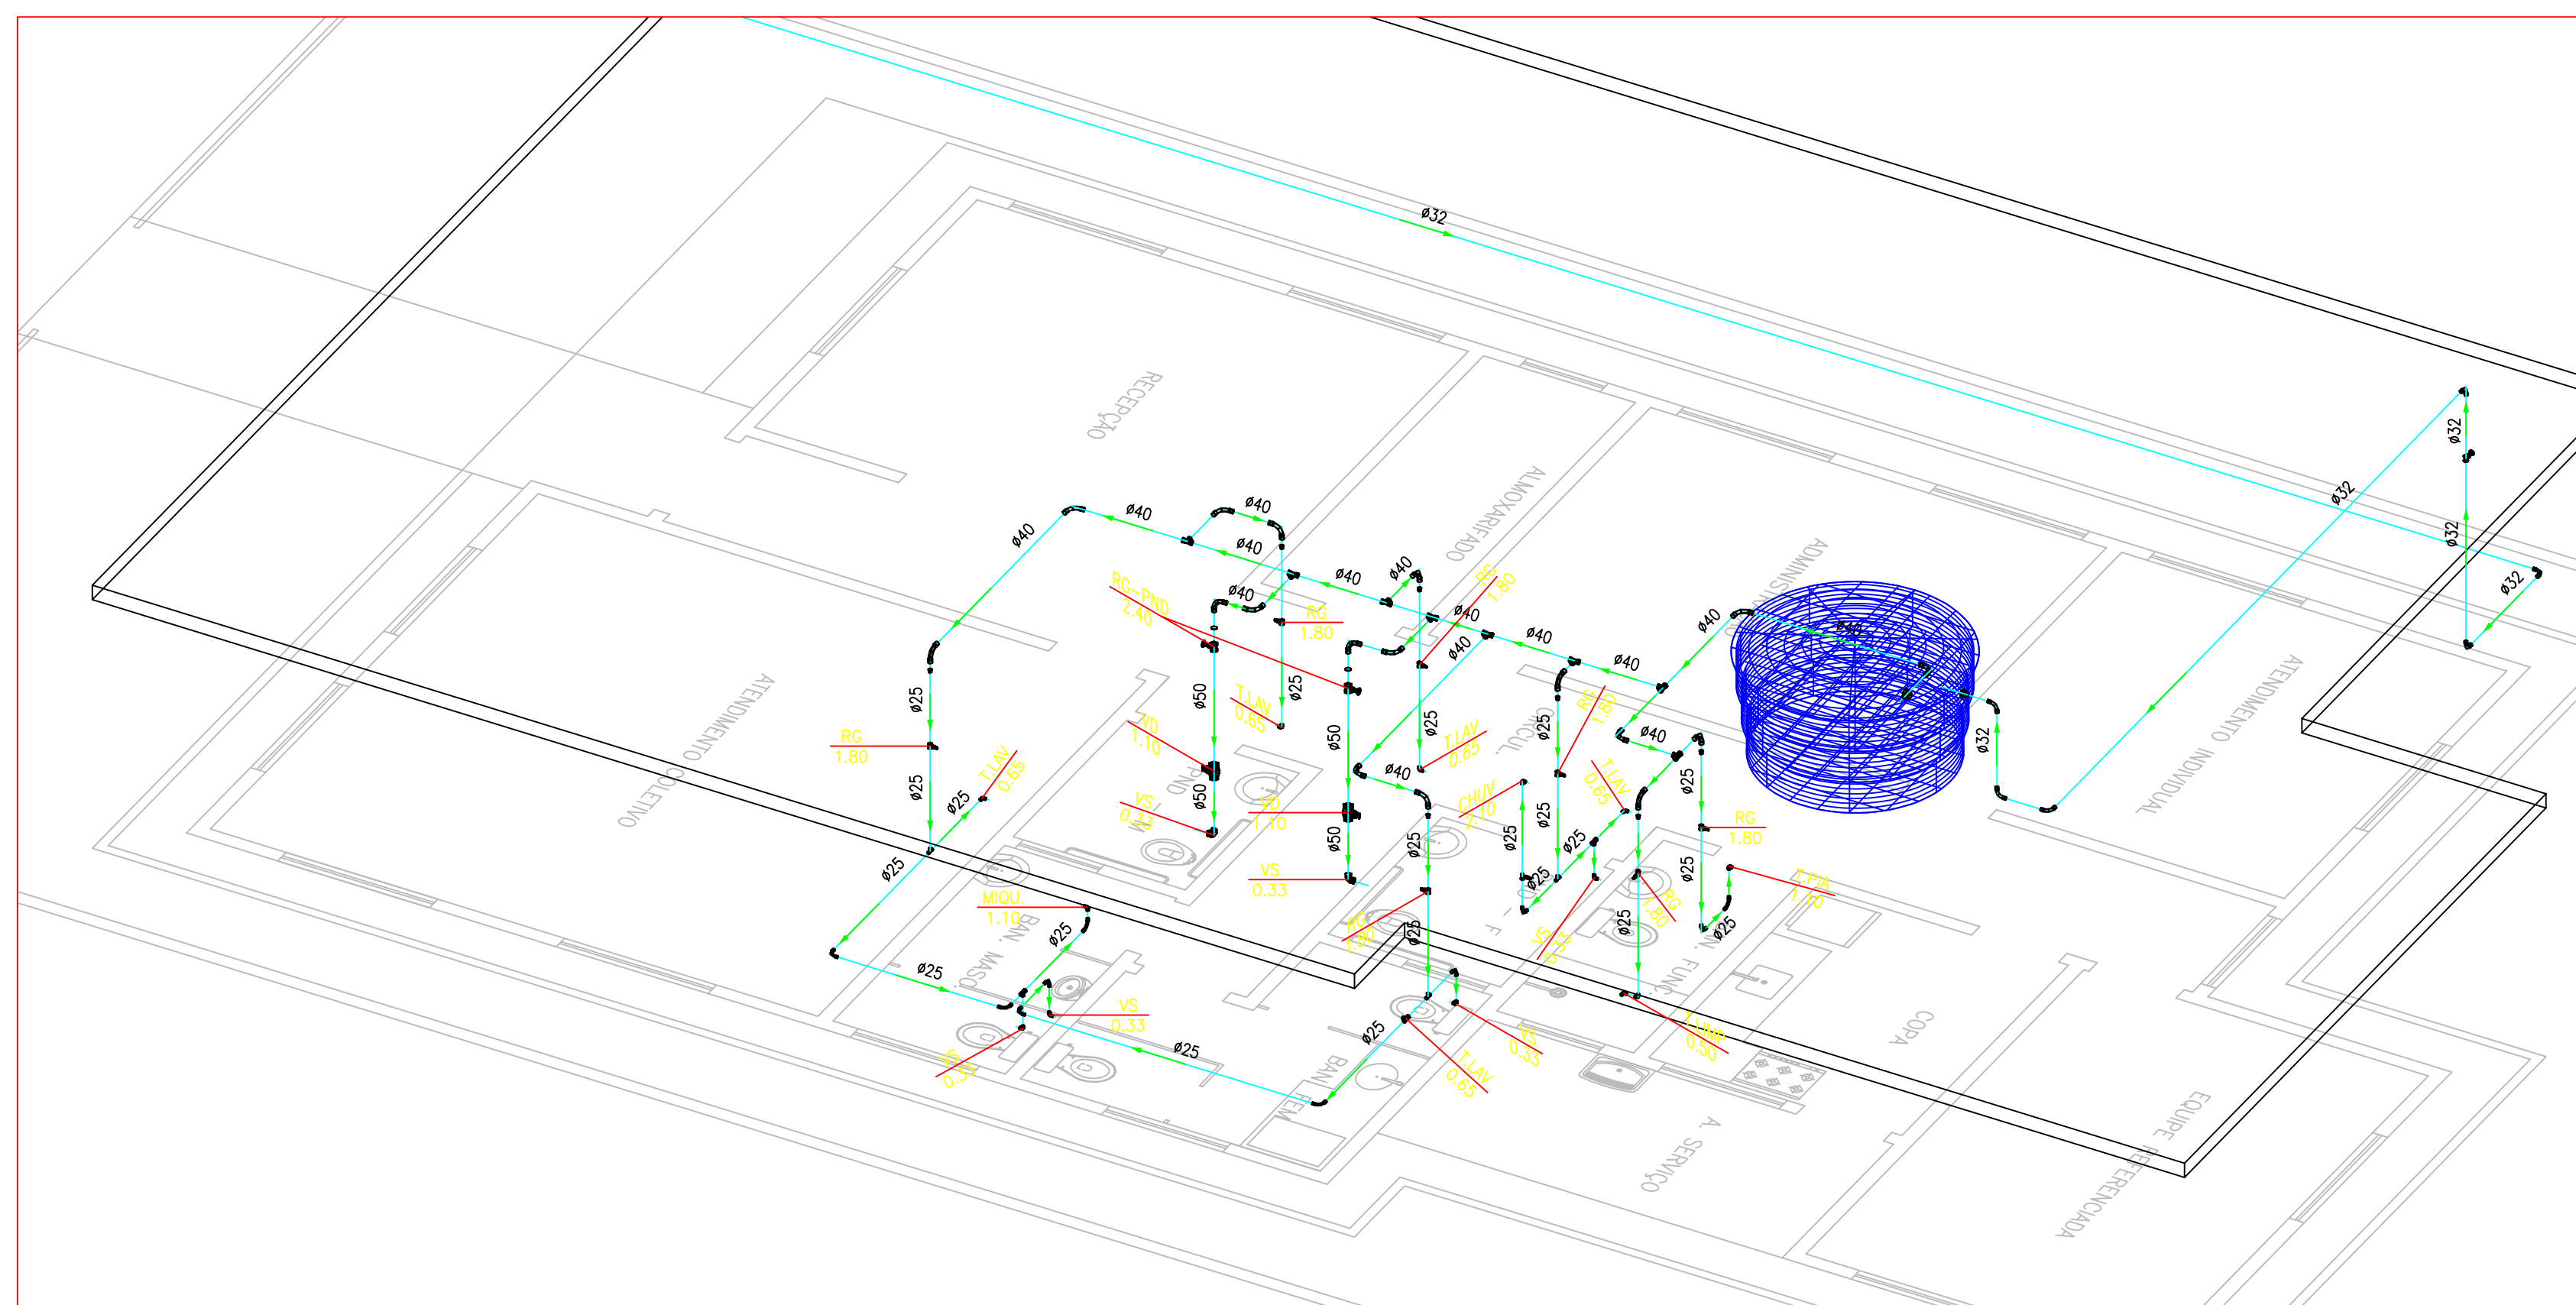

2 **DETALHE UNIFILAR EM VISTA ISOMÉTRICA**  
SEM ESCALA

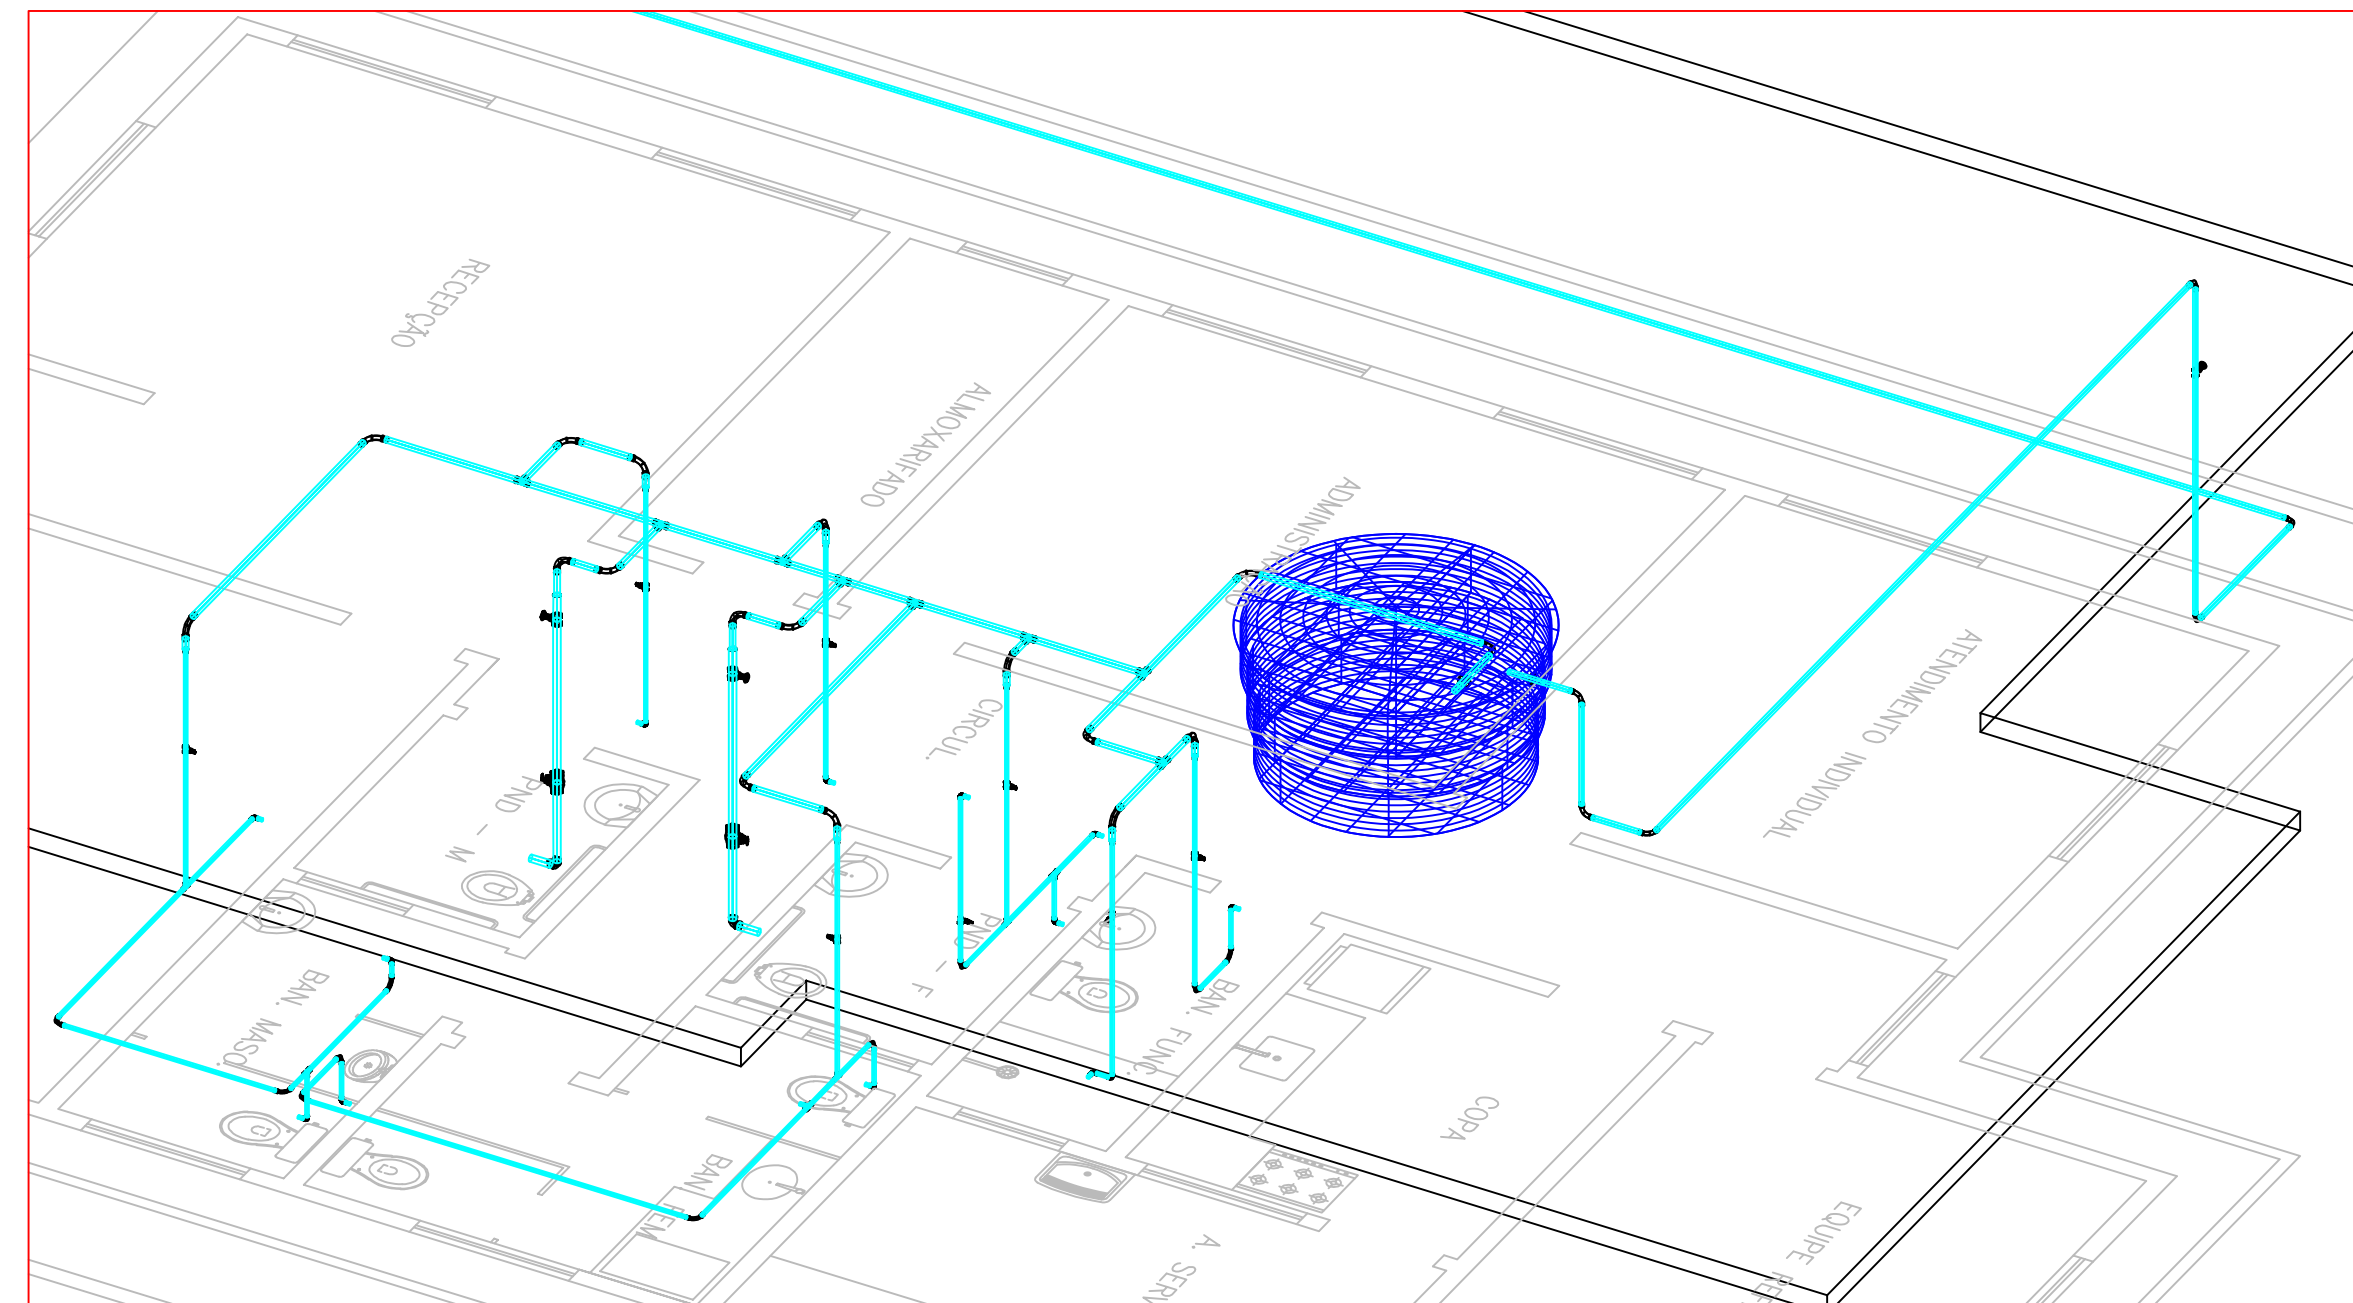

3 **DETALHE 3D EM VISTA ISOMÉTRICA**  
SEM ESCALA

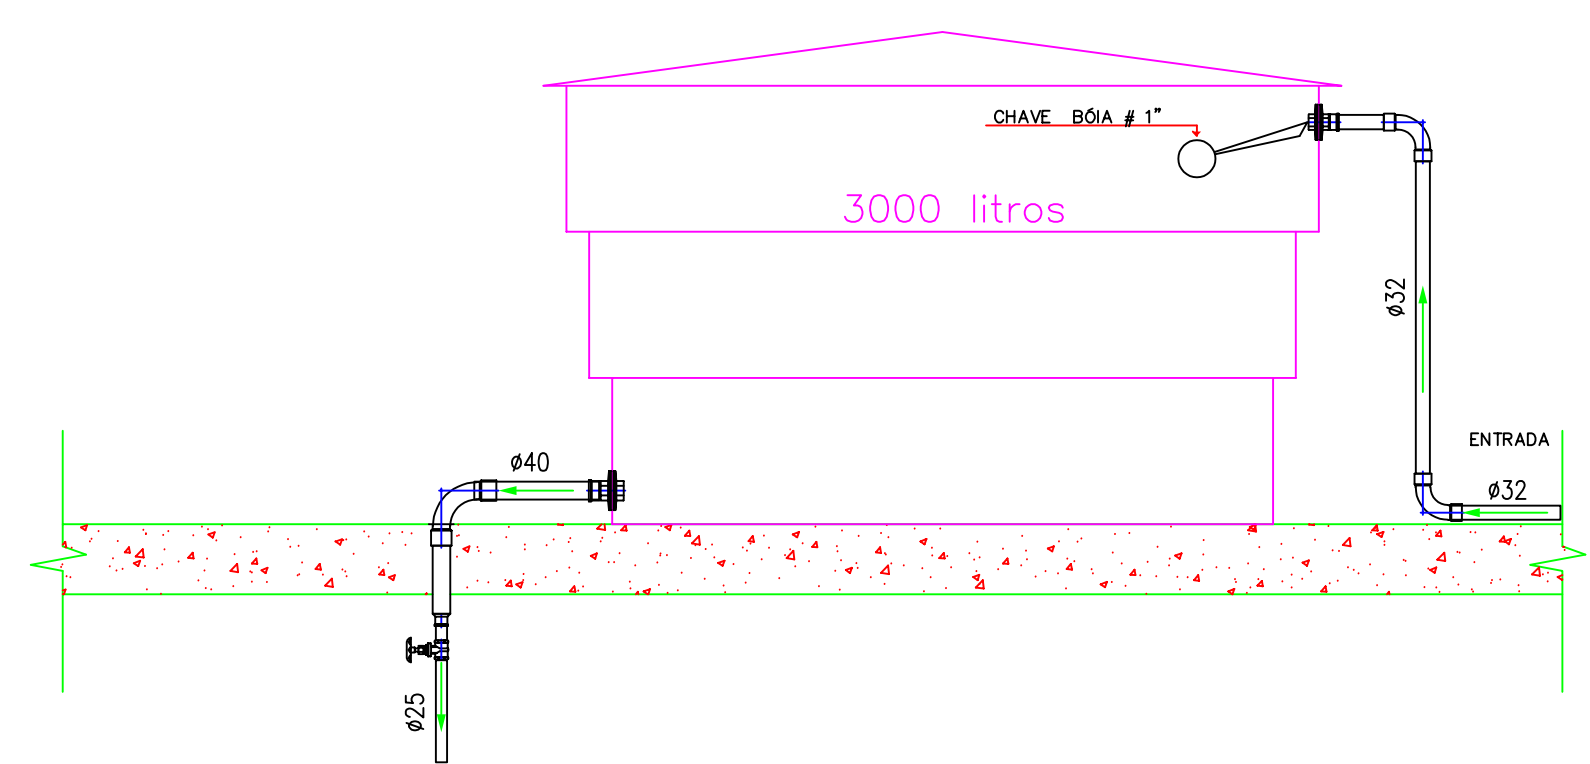

LEGENDA:

PVC Soldável marrom	
	- Joelho 90 25mm (Detalhado/em Planta)
	- Joelho 90 50mm (Detalhado/em Planta)
	- Joelho 90 com rosca 25mmx3/4" (Detalhado/em Planta)
	- Tê de redução 32x25mm (Detalhado/em Planta)
	- Adaptador longo c/flanges livres-cx.d'água 32mmx1" (Unifilar/em Planta)
	- Adaptador longo c/flanges livres-cx.d'água 40mmx1.1/4" (Unifilar/em Planta)
	- Bucha de redução curta 50x40mm (Unifilar/em Planta)
	- Bucha de redução longa 40x25mm (Unifilar/em Planta)
	- Curva 90 25mm (Unifilar/em Planta)
	- Curva 90 32mm (Unifilar/em Planta)
	- Curva 90 40mm (Unifilar/em Planta)
	- Tê 25mm (Unifilar/em Planta)
	- Tê 40mm (Unifilar/em Planta)

Registros,Valv.,Hid	
	- Registro de Gaveta base 3/4" (Unifilar/em Planta)
	- Registro de Gaveta bruto 1" (Unifilar/em Planta)
	- Registro de Gaveta bruto 1.1/2" (Unifilar/em Planta)
	- Registro de Pressão 3/4" (Unifilar/em Planta)
	- Válvula de Descarga 1.1/2" (Unifilar/em Planta)

TUBULAÇÃO	
	- Tubo PVC Soldável marrom (NBR 5648/pe CP19) 25mm (Detalhado)
	- Tubo PVC Soldável marrom (NBR 5648/pe CP19) 32mm (Detalhado)
	- Tubo PVC Soldável marrom (NBR 5648/pe CP19) 40mm (Detalhado)
	- Tubo PVC Soldável marrom (NBR 5648/pe CP19) 50mm (Detalhado)
	- Tubo PVC Soldável marrom (NBR 5648/pe CP19) (Unifilar)

LEGENDA

CHUV	- Saída para Chuveiro - h=2.1m
MQU	- MQUITÓRIO - h=1.1m
RC-PND	- PESS.COM DEFICIENCIA - h=2.4m
RC	- Registro de Gaveta - h=1.8m
T.LAV	- Torneira para Lavatório - h=0.65m
T.LIMP	- Torneira para Limpeza - h=0.5m
T.PIA	- Torneira para Pia - h=1.1m
VD	- Válvula de Descarga - h=1.1m
VS	- Vaso Sanitário - h=0.33m

PROPRIETÁRIO:  
PREFEITURA MUNICIPAL TUNTUM/MA

PROJETO: ESTRUTURAÇÃO DA REDE DE SERVIÇOS DO SISTEMA ÚNICO DE ASSISTÊNCIA SOCIAL - SUAS - CONSTRUÇÃO CENTRO DE REFERÊNCIA DE ASSISTÊNCIA SOCIAL - CRAS

TÍTULO: PROJETO DE INSTALAÇÃO HIDRÁULICA

ESCALA: INDICADA

DATA: JAN/2024

PRANCHA: HID - 01/01